


BILANS POWIERZCHNI

NR. POM.	NAZWA POMIESZCZENIA	ROZDZIAŁ POZIOMY
1.1.	KŁATKA BICHODOWA	plikił osc.
1.2.	KORYTARZ-KOMUNIKACJA	plikił osc.
1.3.	POKÓJ CHOROZYCH 3-osobowy	plikił osc.
1.4.	ŁAZIENKA	wyłk. zmpy.
1.5.	POKÓJ CHOROZYCH 3-osobowy	wyłk. zmpy.
1.6.	ŁAZIENKA	wyłk. zmpy.
1.7.	ANIEK KLUCZOWNY	plikił osc.
1.8.	POKÓJ DZIEKNEGO PORYTU	wyłk. zmpy.
1.9.	POKÓJ ZAŁĘC CHORYCH	plikił osc.
1.10.	WC PERSONELU	plikił osc.
1.11.	WC OGÓLNY	plikił osc.
1.12.	PODŁAMAG.CZYSTYBI BIELIZNY	wyłk. zmpy.
1.13.	POM.ŁOPOPODARCI	wyłk. zmpy.
1.14.	BRUDOWNIA Z PRZEDSCHWAMEM	plikił osc.
1.15.	PUNKT PIELGNIARSKI	wyłk. zmpy.
1.16.	POKÓJ PRACOWNICOWO-ZABIEGOWY	plikił osc.
1.17.	GABINET ZABIEGOWY	plikił osc.
1.18.	POKÓJ CHOROZYCH 3 - osobowy	wyłk. zmpy.
1.19.	POKÓJ CHOROZYCH 2 - osobowy	wyłk. zmpy.
1.20.	ŁAZIENKA	plikił osc.
1.21.	POKÓJ CHOROZYCH 3 - osobowy	wyłk. zmpy.
1.22.	POKÓJ CHOROZYCH 2 - osobowy	wyłk. zmpy.
1.23.	ŁAZIENKA	plikił osc.
1.24.	POKÓJ CHOROZYCH 3 - osobowy	wyłk. zmpy.
1.25.	ŁAZIENKA	plikił osc.
1.26.	POKÓJ CHOROZYCH 3 - osobowy	wyłk. zmpy.
1.27.	POKÓJ CHOROZYCH 3 - osobowy	wyłk. zmpy.
1.28.	POKÓJ CHOROZYCH 2 - osobowy	wyłk. zmpy.
1.29.	ŁAZIENKA	plikił osc.
1.30.	POKÓJ CHOROZYCH 3 - osobowy	wyłk. zmpy.
1.31.	ŁAZIENKA	plikił osc.
1.32.	POKÓJ CHOROZYCH 2 - osobowy	wyłk. zmpy.
1.33.	ŁAZIENKA	plikił osc.
1.34.	POKÓJ CHOROZYCH 3 - osobowy	wyłk. zmpy.
1.35.	ŁAZIENKA	plikił osc.
1.36.	POKÓJ CHOROZYCH 3 - osobowy	wyłk. zmpy.
1.37.	ŁAZIENKA	plikił osc.
1.38.	KŁATKA BICHODOWA	plikił osc.
1.39.	GABINET LEKARSKI/BIJSTENTA	wyłk. zmpy.
1.40.	KORYTARZ	wyłk. zmpy.
1.41.	SZCZEBNODOWY	wyłk. zmpy.
1.42.	SZCZEBNODOWY	wyłk. zmpy.
RAZEM POWIERZCHNIA NETTO		

- OZNACZENIA:**
- instalacja grzewcza rozprowadzająca, np. z rur stalowych czarnych ze szwem - zasilanie
 - instalacja grzewcza rozprowadzająca, np. z rur stalowych czarnych ze szwem - powrót
 - instalacja grzewcza podposadzkowa z rur PE, np. AluPEX firmy Wavin-Buk - zasilanie
 - instalacja grzewcza podposadzkowa z rur PE, np. AluPEX firmy Wavin-Buk - powrót

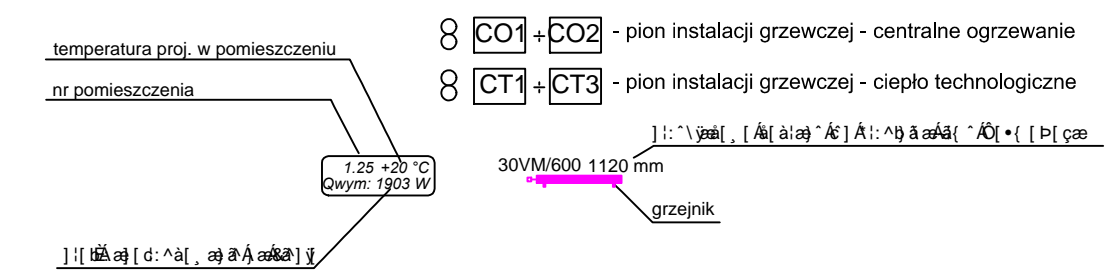

JEDNOSTKA PROJEKTOWA/ADRES :
"KĄZMIERCZAK-SAMOLEWSKA ARCHITEKCI" s.c.
 64-100 LESZNO,
 ul. Berwińskich 8/1
 telefon: 65 520 20 47
 NIP: 697-10-25-891



INWESTOR/ADRES :
WOJEWÓDZKI SZPITAL NEUROPSYCHIATRYCZNY
 im. Oskara Bielawskiego w Kościanie
 Pl. Paderewskiego 1a, 64-100 Kościan

PROJEKTANCI

mgr inż. J. Waloszek	UPR. NR 933/87/Lo
----------------------	-------------------

SPRAWDZAJACY

mgr inż. T. Habicht	UPR. NR 112/98/Lo
---------------------	-------------------

TEMAT PROJEKTU :
ADAPTACJA BUDYNKU SZPITALNEGO-DOM im.PINEL'A NA ODDZIAŁ LECZENIA UZALEŻNIEŃ ORAZ ODDZIAŁ LECZENIA ALKOHOLOWYCH ZESPOŁÓW ABSTYNYCJYJNYCH

ADRES :
KOŚCIAN, Pl.Paderewskiego 1a

NR EWIDENCYJNY DZIAŁKI : 1894/16 (ark.mapy 19)

PRZEDMIOT RYSUNKU :
RZUT PIĘTRA :
INSTALACJA GRZEWICZA

NR RYS.
9

SKALA
1:100

DATA OPRACOWANIA: 09'2011

STR.NR